
 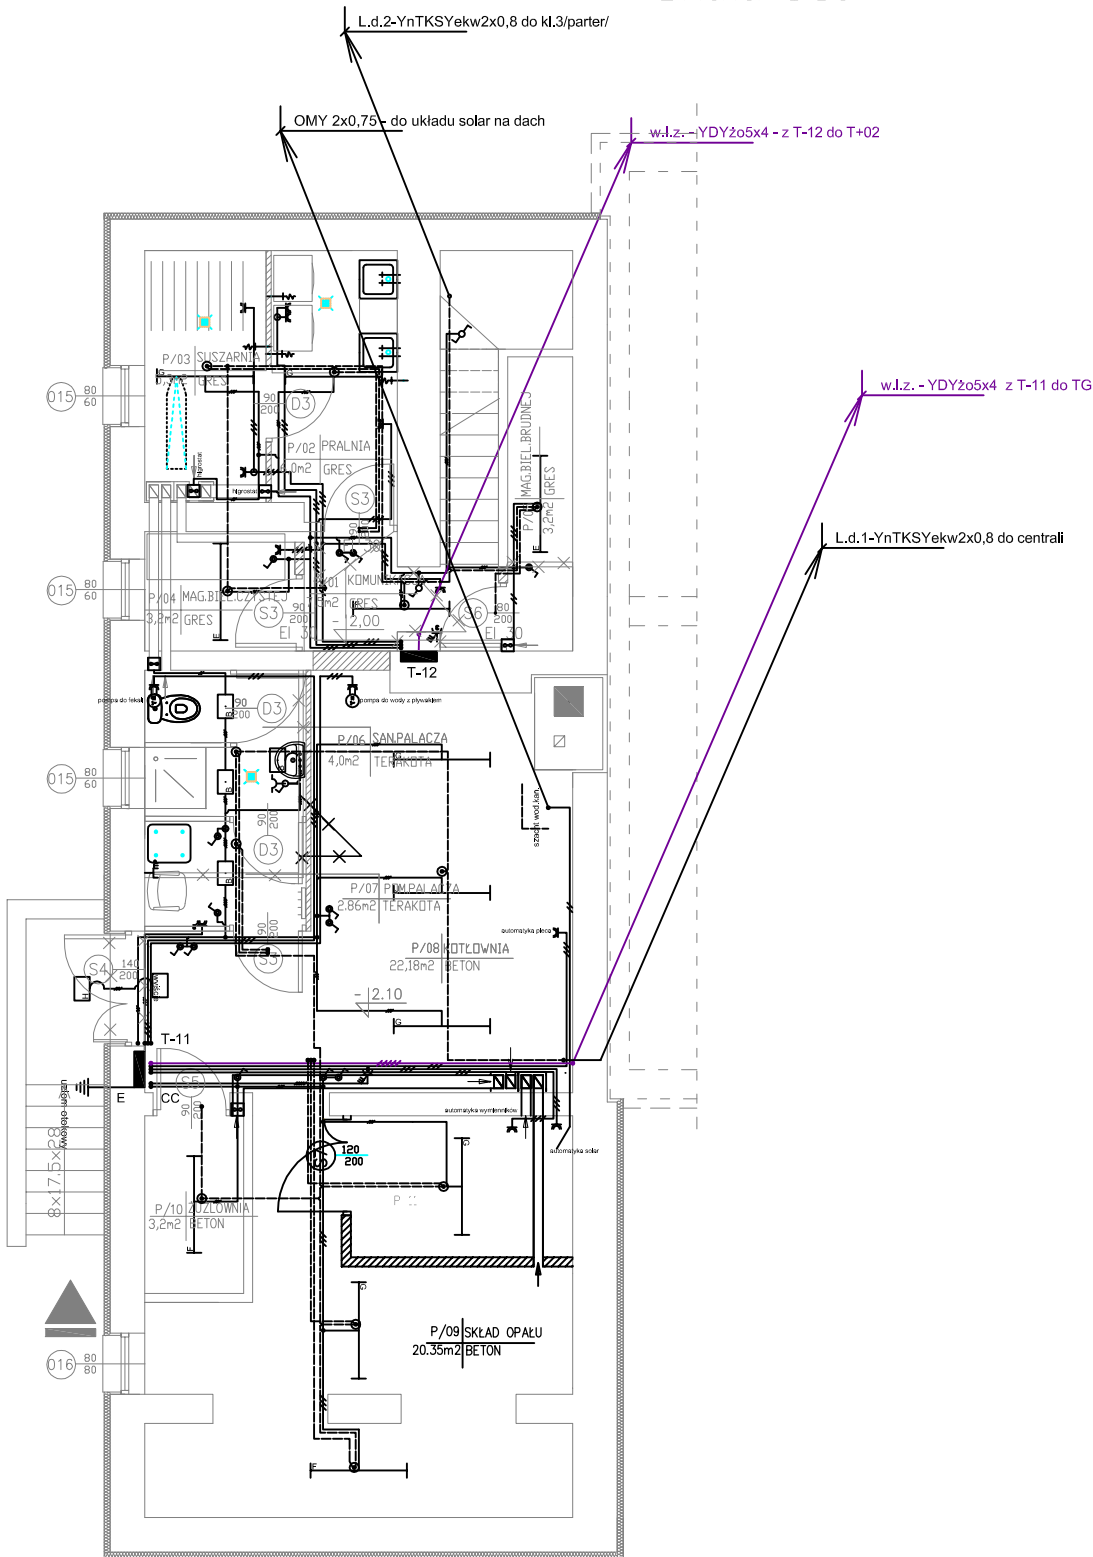


PROJEKT BUDOWLANY  
MŁODZIEŻOWEGO OŚRODKA WYCHOWAWCZEGO W REMBOWIE

PIWNICA  
skala 1:50



układ sieciowy TN-S

 <b>BUDMA</b> Kielce ul. Hauke-Bosaka 9		<b>PPU "BUDMA"</b> Kielce ul. Hauke-Bosaka 9		
		<b>Obiekt</b> Młodzieżowy Ośrodek Wychowawczy w Rembowie gm. Raków	<b>Adres</b> msc. Rembów, gm. Raków Dz. Nr 736	
<b>Przedmiot rysunku</b> Plan instalacji Rzut Piwnic	<b>Rzut Piwnic</b>		<b>Skala</b> 1:50	<b>Podpis:</b>
<b>Rzut Piwnic</b>	<b>Nazwisko i Imię</b>	<b>Uprawnienia</b>	<b>Data: 1.2007</b>	<b>Podpis:</b>
Projektował: mgr inż. Jan Madej	Oprac. 10.08.05 Zająb. S.O.I.L.B.-SW.K. II-0355/01 projektowanie i kier. b/w w specjalności instalacyjnej w zakresie sieci, instal. i urządzeń elek. i elektroenerg.	Oprac. 12.07.04 Zająb. S.O.I.L.B.-SW.K. II-0029/01 projektowanie b/w w specjalności instalacyjnej w zakresie sieci, instal. i urządzeń elek. i elektroenerg.	Oprac. 10.08.05 Zająb. S.O.I.L.B.-SW.K. II-0355/01 projektowanie i kier. b/w w specjalności instalacyjnej w zakresie sieci, instal. i urządzeń elek. i elektroenerg.	Oprac. 12.07.04 Zająb. S.O.I.L.B.-SW.K. II-0029/01 projektowanie b/w w specjalności instalacyjnej w zakresie sieci, instal. i urządzeń elek. i elektroenerg.